

1 PLANTA BAIXA - RAMAIS
ESCALA 1/100

LEGENDA

QDG QDG QUADRO DE DISTRIBUIÇÃO GERAL

QD QD QUADRO DE DISTRIBUIÇÃO DE LUZ E FORÇA

QCM QCM CAIXA DE PASSAGEM 80X80

FIO FIOS - NEUTRO, FASE, RETORNO E TERRA

ELETRORUTOS PELO PISO

7 QDQF - QD1

CRDUTO	LÂMPADA (W)	TOMADAS (W)	TOTAL (W)	DISJ (A)	FIO (mm2)	FASE (ABC)	DESCRIÇÃO
1	1000	10	1010	10	2,5	A	LUM PROFESSORES, ALMOXARFADO, ADM, VEST. MASCULINO, VEST. FEMININO, LAVANDERIA, DAI, LACTARIO
2	1000	10	1010	10	2,5	A	CAPIETEIRA PROFESSORES
3	1000	10	1010	10	2,5	A	CORREDOR PARA COFISADOR E SINAL PROFESSORES E CIRCULAÇÃO
4	1000	10	1010	10	2,5	B	CORREDOR PARA COFISADOR E SINAL PROFESSORES E CIRCULAÇÃO
5	1000	10	1010	10	2,5	B	ALMOXARFADO
6	1000	10	1010	10	2,5	B	PREV. CONDICIONADO CRECHE I (2 A 4 ANOS)
7	1000	10	1010	10	2,5	B	PREV. CONDICIONADO CRECHE II (2 A 4 ANOS)
8	1000	10	1010	10	2,5	B	PREV. CONDICIONADO JAMINACAO
9	1000	10	1010	10	2,5	B	RESERVA
10	1000	10	1010	10	2,5	B	RESERVA
TOTAL	7000	20	7020	20	6,0	ABC	
TOTAL INSTALADO	7000	20	7020	20	6,0	ABC	

8 QDQF - QD2

CRDUTO	TOTAL (W)	DISJ (A)	FIO (mm2)	FASE (ABC)	DESCRIÇÃO
1	1990	10	2,5	B	SUIV. SANIT. MASC. PRE-ESCOLA (A 4 ANOS), CRECHE 3 (2 A 4 ANOS) E SANIT. FEMININO
2	1170	10	2,5	C	TOMADA USO GERAL, PRE-ESCOLA (A 4 ANOS), RE-DOCOR. E SANITARIO MASCULINO
3	830	10	2,5	C	TOMADAS USO GERAL, PRE-ESCOLA (A 4 ANOS) E SANITARIO MASCULINO
4	4400	25	4,0	A	CHUVEIRO BANHO SANITARIO MASCULINO
5	4400	25	4,0	B	CHUVEIRO BANHO SANITARIO MASCULINO
6	4400	25	4,0	C	CHUVEIRO BANHO SANITARIO FEMININO
7	4400	25	4,0	A	CHUVEIRO BANHO SANITARIO FEMININO
8	1800	10	2,5	B	PREV. VENTIL. AR CONDICIONADO PRE-ESCOLA (A 4 ANOS)
9	1800	10	2,5	C	PREV. VENTIL. AR CONDICIONADO CRECHE 3 (2 A 4 ANOS)
10	1800	10	2,5	B	RESERVA
11	1800	10	2,5	B	RESERVA
TOTAL	25190	70	25,0	ABC	
TOTAL INSTALADO	25190	70	25,0	ABC	

10 QDQF - QD-2

CRDUTO	LÂMPADA (W)	TOMADAS (W)	TOTAL (W)	DISJ (A)	FIO (mm2)	FASE (ABC)	DESCRIÇÃO
1	1000	10	1010	10	2,5	A	LUM PROFESSORES, ALMOXARFADO, ADM, VEST. MASCULINO, VEST. FEMININO, LAVANDERIA, DAI, LACTARIO
2	1000	10	1010	10	2,5	A	CAPIETEIRA PROFESSORES
3	1000	10	1010	10	2,5	A	CORREDOR PARA COFISADOR E SINAL PROFESSORES E CIRCULAÇÃO
4	1000	10	1010	10	2,5	B	CORREDOR PARA COFISADOR E SINAL PROFESSORES E CIRCULAÇÃO
5	1000	10	1010	10	2,5	B	ALMOXARFADO
6	1000	10	1010	10	2,5	B	PREV. CONDICIONADO CRECHE I (2 A 4 ANOS)
7	1000	10	1010	10	2,5	B	PREV. CONDICIONADO CRECHE II (2 A 4 ANOS)
8	1000	10	1010	10	2,5	B	PREV. CONDICIONADO JAMINACAO
9	1000	10	1010	10	2,5	B	RESERVA
10	1000	10	1010	10	2,5	B	RESERVA
TOTAL	7000	20	7020	20	6,0	ABC	
TOTAL INSTALADO	7000	20	7020	20	6,0	ABC	

13 QCM

CRDUTO	TOTAL (W)	DISJ (A)	FIO (mm2)	FASE (ABC)	DESCRIÇÃO
1	1000	10	2,5	ABC	BOMBAS DE RECULQUE
2	1000	10	2,5	ABC	PREV. BOMBAMC
3	1000	10	2,5	ABC	PREV. PROTEÇÃO
4	1000	10	2,5	ABC	RESERVA
5	1000	10	2,5	ABC	RESERVA
TOTAL	5000	50	15,0	ABC	
TOTAL INSTALADO	5000	50	15,0	ABC	

9 QDQF - QD-1

CRDUTO	LÂMPADA (W)	TOMADAS (W)	TOTAL (W)	DISJ (A)	FIO (mm2)	FASE (ABC)	DESCRIÇÃO
1	1000	10	1010	10	2,5	A	LUM PROFESSORES, ALMOXARFADO, ADM, VEST. MASCULINO, VEST. FEMININO, LAVANDERIA, DAI, LACTARIO
2	1000	10	1010	10	2,5	A	CAPIETEIRA PROFESSORES
3	1000	10	1010	10	2,5	A	CORREDOR PARA COFISADOR E SINAL PROFESSORES E CIRCULAÇÃO
4	1000	10	1010	10	2,5	B	CORREDOR PARA COFISADOR E SINAL PROFESSORES E CIRCULAÇÃO
5	1000	10	1010	10	2,5	B	ALMOXARFADO
6	1000	10	1010	10	2,5	B	PREV. CONDICIONADO CRECHE I (2 A 4 ANOS)
7	1000	10	1010	10	2,5	B	PREV. CONDICIONADO CRECHE II (2 A 4 ANOS)
8	1000	10	1010	10	2,5	B	PREV. CONDICIONADO JAMINACAO
9	1000	10	1010	10	2,5	B	RESERVA
10	1000	10	1010	10	2,5	B	RESERVA
TOTAL	7000	20	7020	20	6,0	ABC	
TOTAL INSTALADO	7000	20	7020	20	6,0	ABC	

11 QDQF - QD-3

CRDUTO	LÂMPADA (W)	TOMADAS (W)	TOTAL (W)	DISJ (A)	FIO (mm2)	FASE (ABC)	DESCRIÇÃO
1	1000	10	1010	10	2,5	A	LUM PROFESSORES, ALMOXARFADO, ADM, VEST. MASCULINO, VEST. FEMININO, LAVANDERIA, DAI, LACTARIO
2	1000	10	1010	10	2,5	A	CAPIETEIRA PROFESSORES
3	1000	10	1010	10	2,5	A	CORREDOR PARA COFISADOR E SINAL PROFESSORES E CIRCULAÇÃO
4	1000	10	1010	10	2,5	B	CORREDOR PARA COFISADOR E SINAL PROFESSORES E CIRCULAÇÃO
5	1000	10	1010	10	2,5	B	ALMOXARFADO
6	1000	10	1010	10	2,5	B	PREV. CONDICIONADO CRECHE I (2 A 4 ANOS)
7	1000	10	1010	10	2,5	B	PREV. CONDICIONADO CRECHE II (2 A 4 ANOS)
8	1000	10	1010	10	2,5	B	PREV. CONDICIONADO JAMINACAO
9	1000	10	1010	10	2,5	B	RESERVA
10	1000	10	1010	10	2,5	B	RESERVA
TOTAL	7000	20	7020	20	6,0	ABC	
TOTAL INSTALADO	7000	20	7020	20	6,0	ABC	

12 QDQF - QD-4


CRDUTO	LÂMPADA (W)	TOMADAS (W)	TOTAL (W)	DISJ (A)	FIO (mm2)	FASE (ABC)	DESCRIÇÃO
1	1000	10	1010	10	2,5	A	LUM PROFESSORES, ALMOXARFADO, ADM, VEST. MASCULINO, VEST. FEMININO, LAVANDERIA, DAI, LACTARIO
2	1000	10	1010	10	2,5	A	CAPIETEIRA PROFESSORES
3	1000	10	1010	10	2,5	A	CORREDOR PARA COFISADOR E SINAL PROFESSORES E CIRCULAÇÃO
4	1000	10	1010	10	2,5	B	CORREDOR PARA COFISADOR E SINAL PROFESSORES E CIRCULAÇÃO
5	1000	10	1010	10	2,5	B	ALMOXARFADO
6	1000	10	1010	10	2,5	B	PREV. CONDICIONADO CRECHE I (2 A 4 ANOS)
7	1000	10	1010	10	2,5	B	PREV. CONDICIONADO CRECHE II (2 A 4 ANOS)
8	1000	10	1010	10	2,5	B	PREV. CONDICIONADO JAMINACAO
9	1000	10	1010	10	2,5	B	RESERVA
10	1000	10	1010	10	2,5	B	RESERVA
TOTAL	7000	20	7020	20	6,0	ABC	
TOTAL INSTALADO	7000	20	7020	20	6,0	ABC	

13 QDQF - QD-3

CRDUTO	LÂMPADA (W)	TOMADAS (W)	TOTAL (W)	DISJ (A)	FIO (mm2)	FASE (ABC)	DESCRIÇÃO
1	1000	10	1010	10	2,5	A	LUM PROFESSORES, ALMOXARFADO, ADM, VEST. MASCULINO, VEST. FEMININO, LAVANDERIA, DAI, LACTARIO
2	1000	10	1010	10	2,5	A	CAPIETEIRA PROFESSORES
3	1000	10	1010	10	2,5	A	CORREDOR PARA COFISADOR E SINAL PROFESSORES E CIRCULAÇÃO
4	1000	10	1010	10	2,5	B	CORREDOR PARA COFISADOR E SINAL PROFESSORES E CIRCULAÇÃO
5	1000	10	1010	10	2,5	B	ALMOXARFADO
6	1000	10	1010	10	2,5	B	PREV. CONDICIONADO CRECHE I (2 A 4 ANOS)
7	1000	10	1010	10	2,5	B	PREV. CONDICIONADO CRECHE II (2 A 4 ANOS)
8	1000	10	1010	10	2,5	B	PREV. CONDICIONADO JAMINACAO
9	1000	10	1010	10	2,5	B	RESERVA
10	1000	10	1010	10	2,5	B	RESERVA
TOTAL	7000	20	7020	20	6,0	ABC	
TOTAL INSTALADO	7000	20	7020	20	6,0	ABC	

14 QDQF - QD-3

CRDUTO	LÂMPADA (W)	TOMADAS (W)	TOTAL (W)	DISJ (A)	FIO (mm2)	FASE (ABC)	DESCRIÇÃO
1	1000	10	1010	10	2,5	A	LUM PROFESSORES, ALMOXARFADO, ADM, VEST. MASCULINO, VEST. FEMININO, LAVANDERIA, DAI, LACTARIO
2	1000	10	1010	10	2,5	A	CAPIETEIRA PROFESSORES
3	1000	10	1010	10	2,5	A	CORREDOR PARA COFISADOR E SINAL PROFESSORES E CIRCULAÇÃO
4	1000	10	1010	10	2,5	B	CORREDOR PARA COFISADOR E SINAL PROFESSORES E CIRCULAÇÃO
5	1000	10	1010	10	2,5	B	ALMOXARFADO
6	1000	10	1010	10	2,5	B	PREV. CONDICIONADO CRECHE I (2 A 4 ANOS)
7	1000	10	1010	10	2,5	B	PREV. CONDICIONADO CRECHE II (2 A 4 ANOS)
8	1000	10	1010	10	2,5	B	PREV. CONDICIONADO JAMINACAO
9	1000	10	1010	10	2,5	B	RESERVA
10	1000	10	1010	10	2,5	B	RESERVA
TOTAL	7000	20	7020	20	6,0	ABC	
TOTAL INSTALADO	7000	20	7020	20	6,0	ABC	

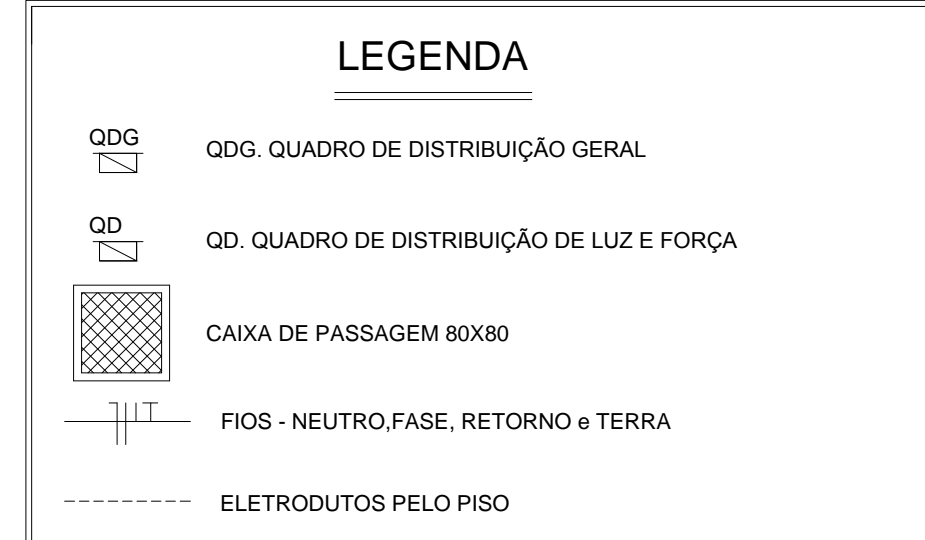

FNDE Fundo Nacional de Desenvolvimento da Educação
Ministério da Educação
GOVERNO FEDERAL
BRASIL
 PAÍS RICO E PAÍS SEM POBREZA

PROJETO DE TRANSPOSIÇÃO - MVC

PROPRIETÁRIO: FUNDO NACIONAL DE DESENVOLVIMENTO DA EDUCAÇÃO - FNDE

ENDERÇO:

MUNICÍPIO - UF:

PROPRIETÁRIO:

RESP. TÉCNICO: ENG. ELETRICISTA ROGÉRIO BENATO CREA PR: 119-5680

AUTOR DO PROJETO:

DLFO: RA

CREA:

OBSERVAÇÕES:

PROGRAMA PROINFÂNCIA - PROJETO TIPO C
 INSTALAÇÕES ELÉTRICAS - 220V

COORDENAÇÃO
 CGEST - Coordenação Geral de Infraestrutura Educacional

RAMAIS E DIAGRAMAS

ELE

REVISÃO R.04 ESCALA 1:100 FRANCHA 02/04

ARQUIVO 93-MVC-E-LE220-GER-01_R04 DATA EMISSÃO NOVEMBRO/2013

FORMATO A1